


暖通	给排水	工艺
建筑	结构	电气

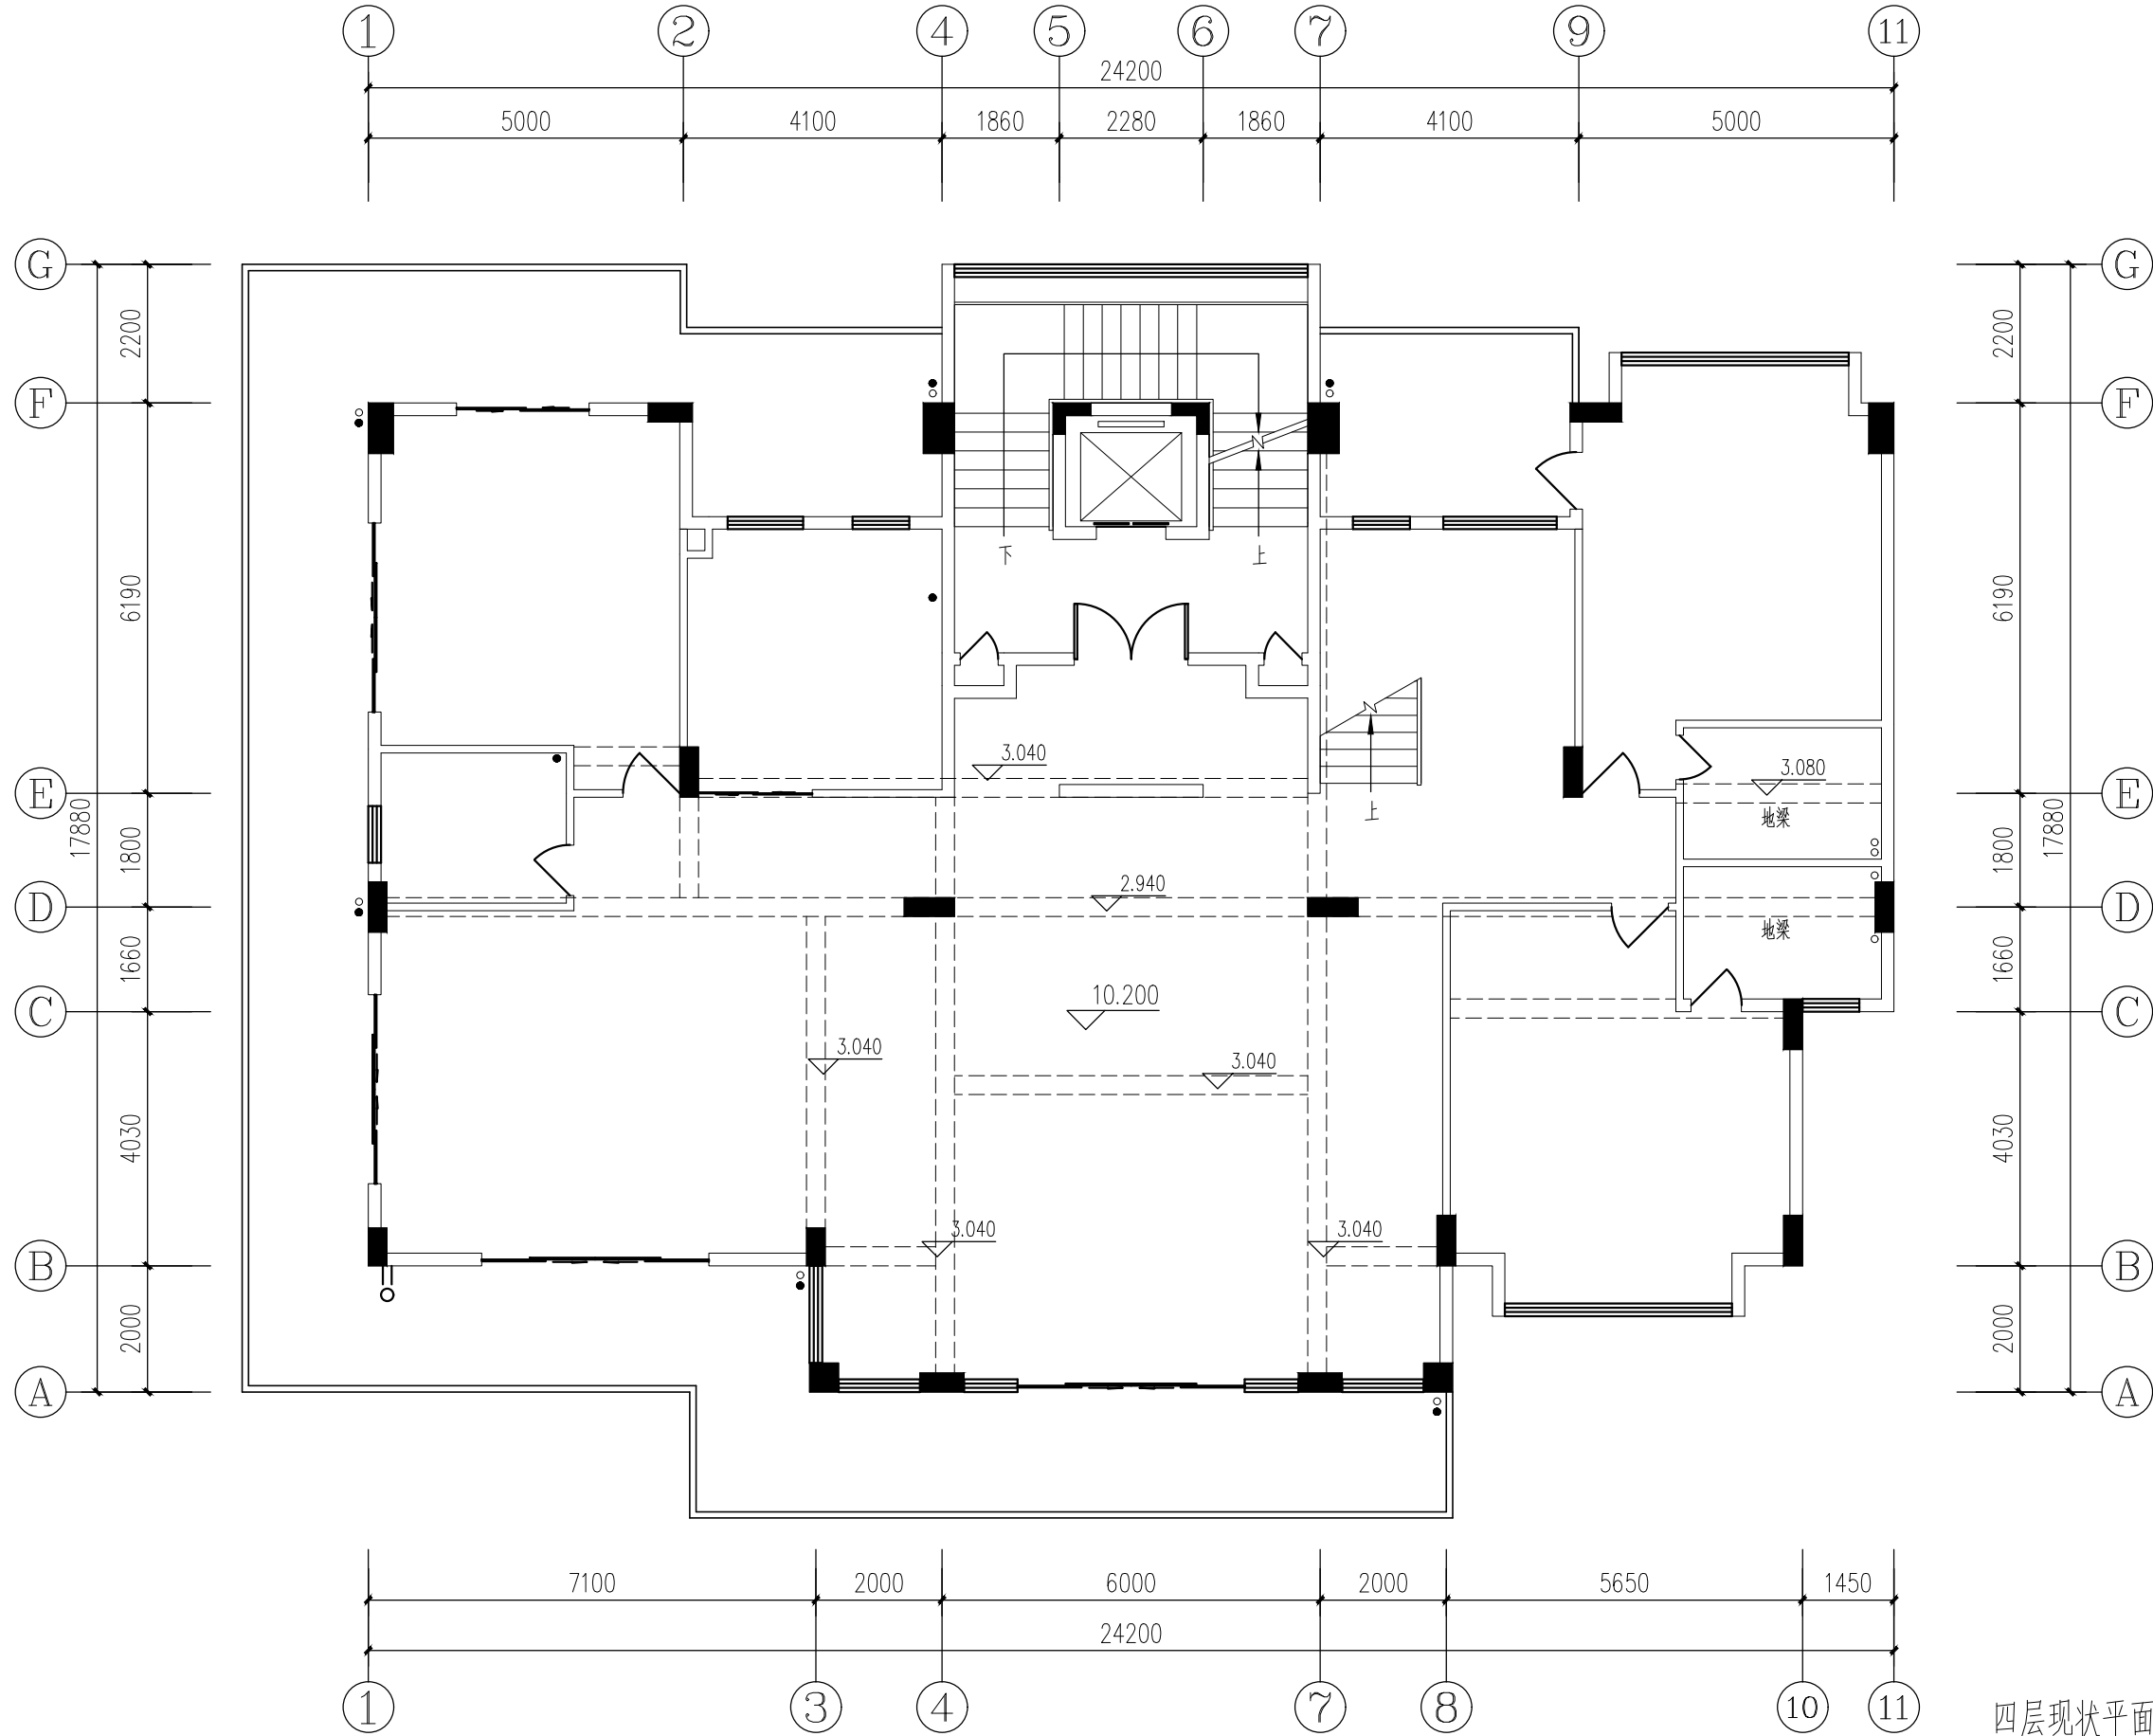

四层现状平面图 1:100

制图	设计	审核	专业负责人	审定
一引量建筑设计室				
四期公寓10栋				
首层平面图				
比例	1:100	设计阶段	图号	施工
日期	04.08.20			建筑-1